



PLANTA BAIXA
ESCALA 1 : 20

NOTA:

POÇO DE VISITA – REDE DE DN Ø 600mm: Dimensões Internas (1,50m x 1,50m).

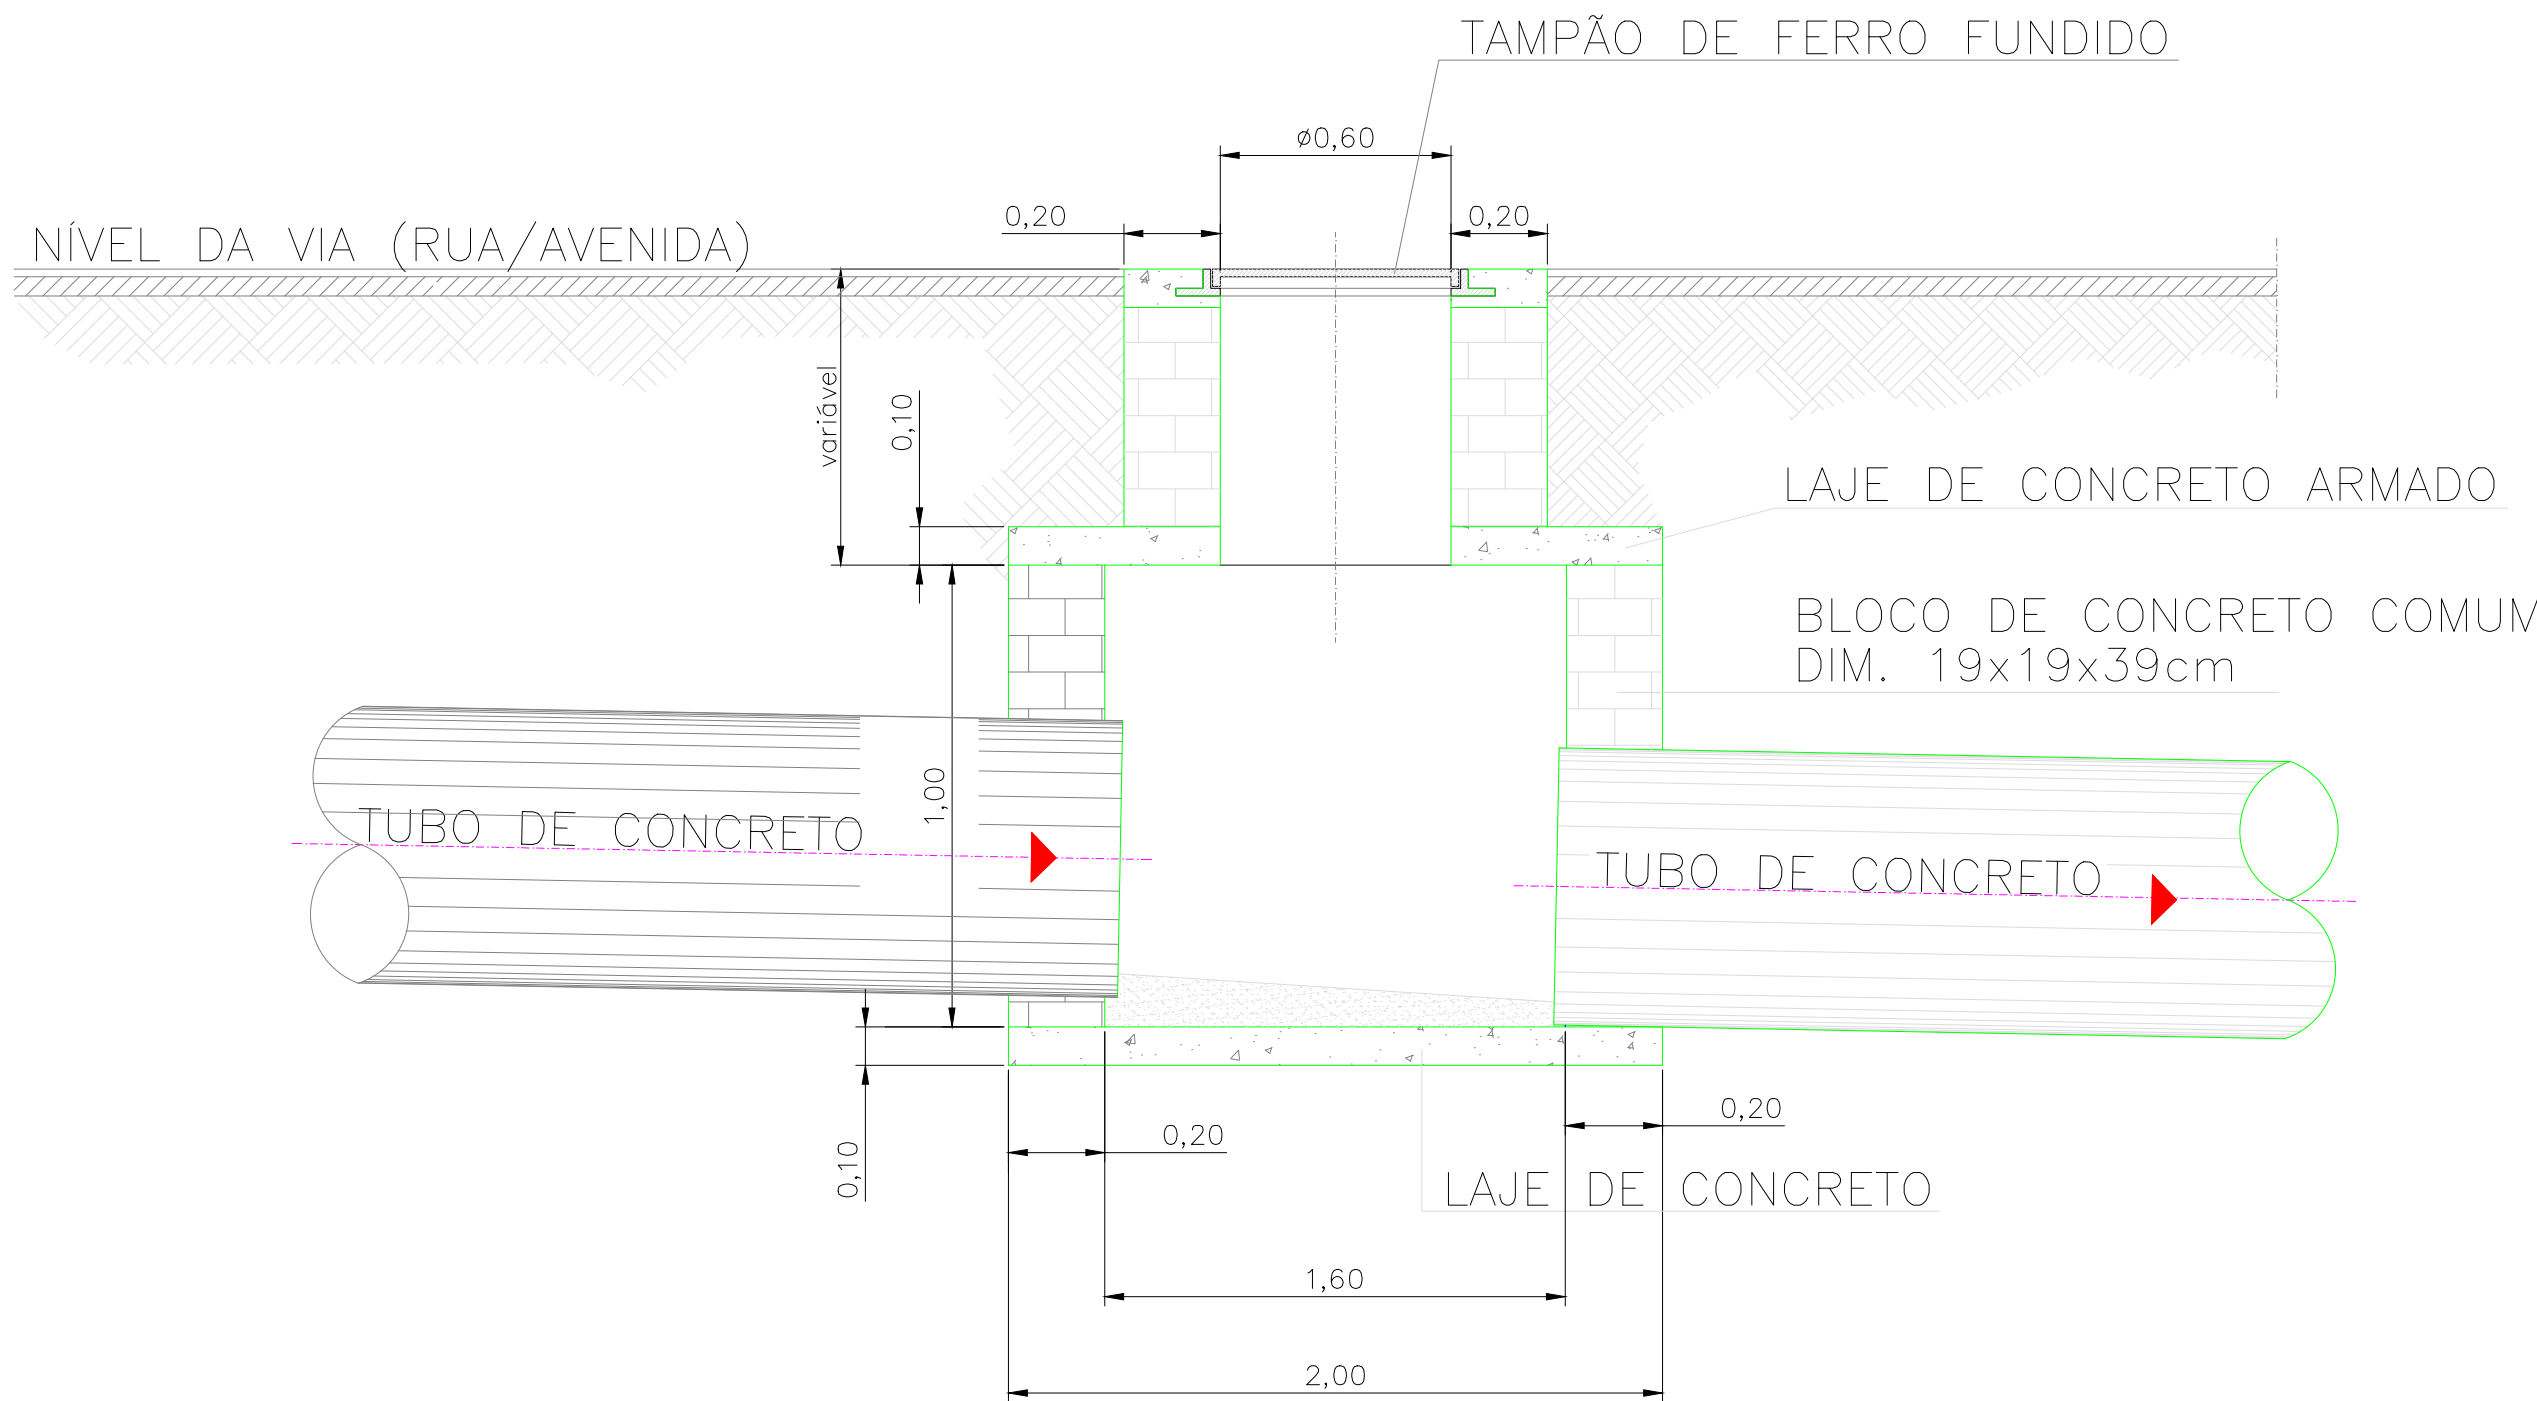

CORTE CC
ESCALA 1 : 20

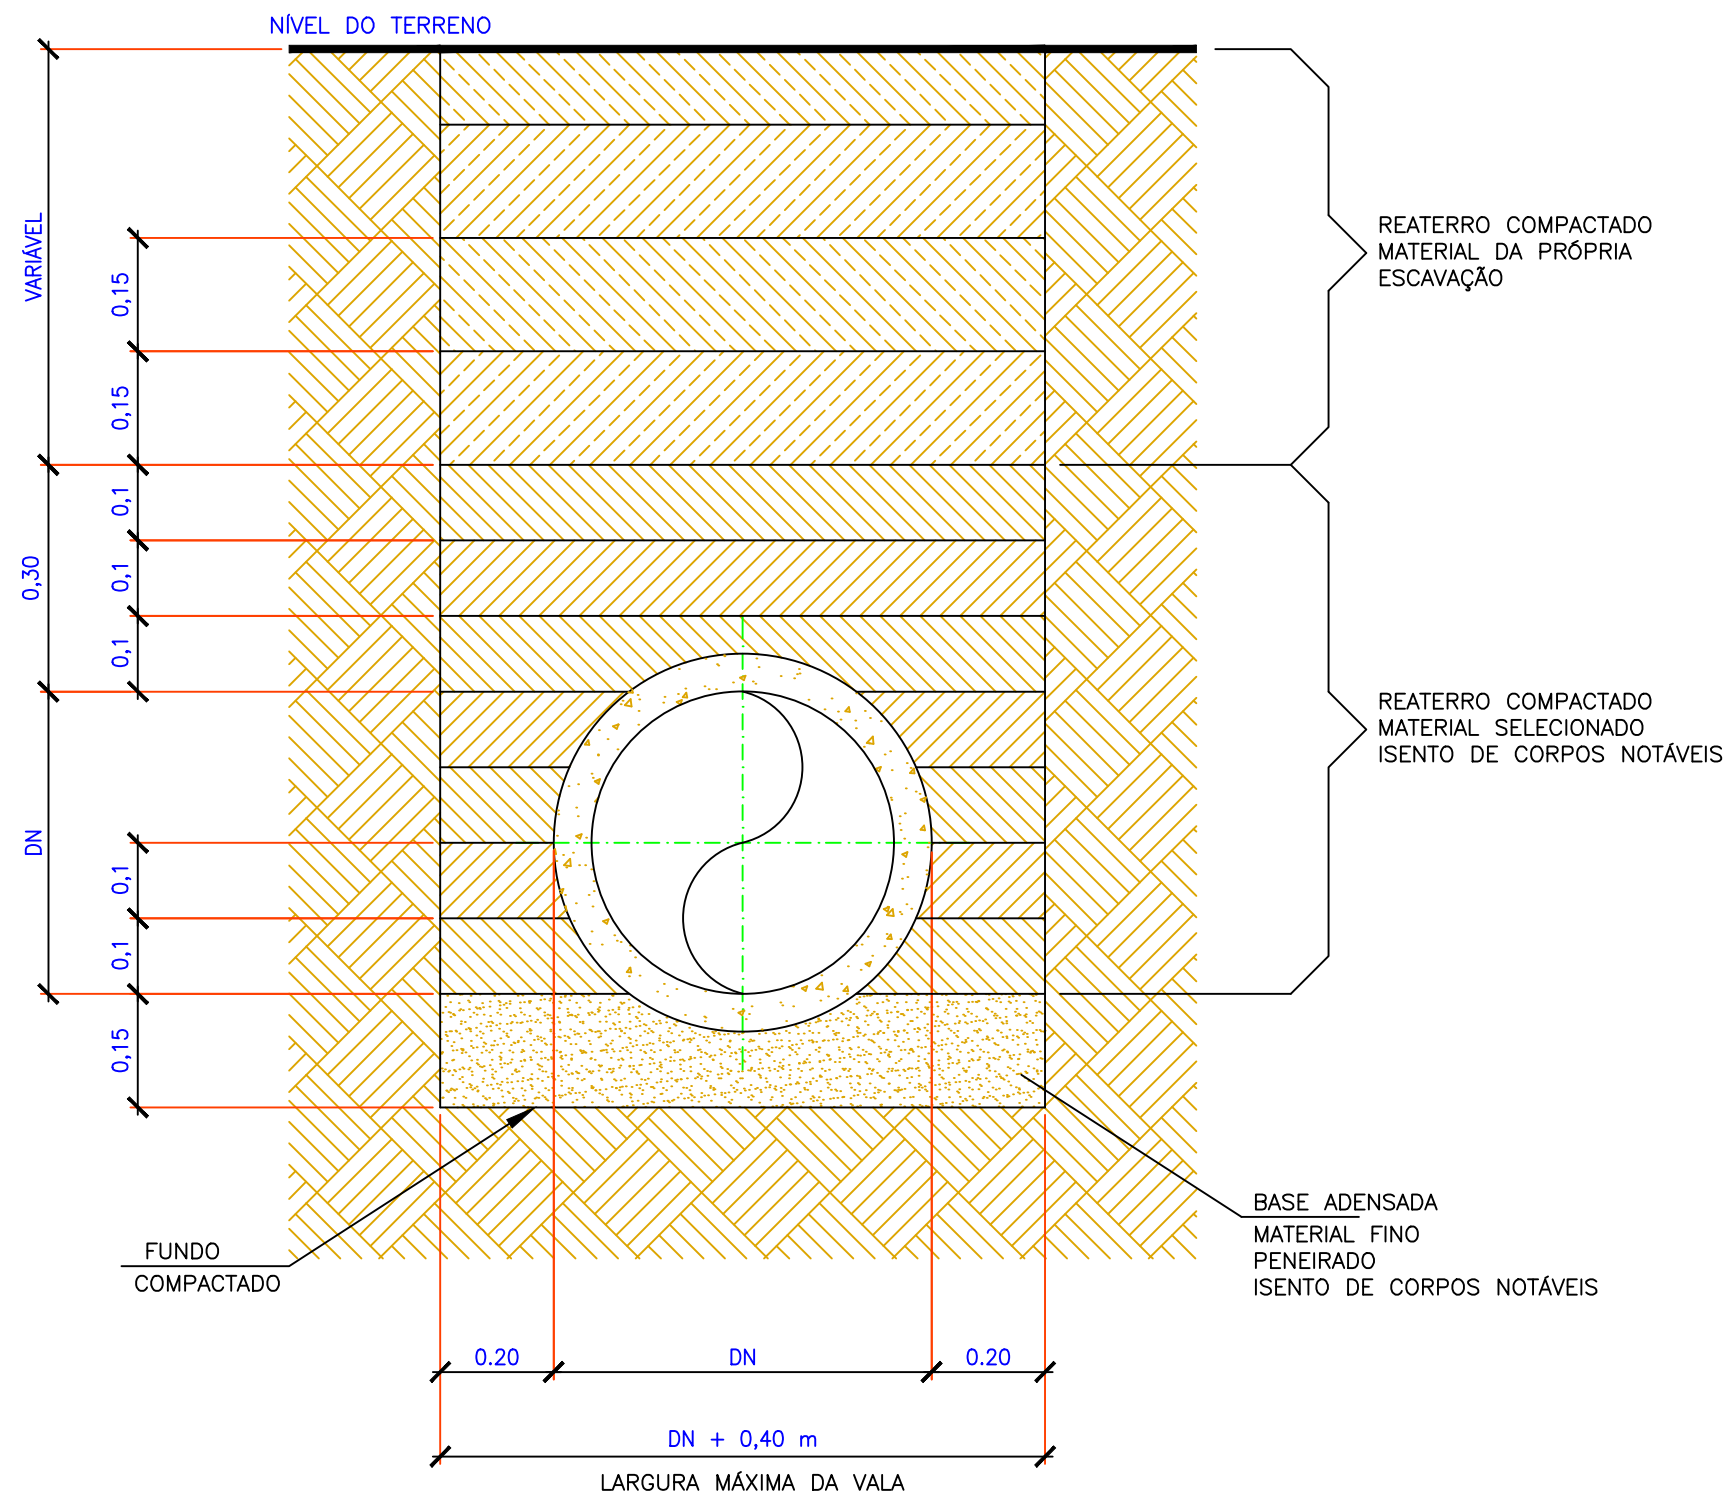

Tubulações Enterradas
ESCALA 1 : 10

Notas:

1. MEDIDAS EM METROS, EXCETO ONDE INDICADO.
2. CONFERIR MEDIDAS NA OBRA
3. CONCRETO ESTRUTURAL – fck > 15MPa
4. CONCRETO MAGRO – fck > 8MPa
5. AÇO CA – 50A
6. RECOBRIMENTO = 2.5cm
7. REVESTIMENTO INTERNO E ENCHIMENTO DO FUNDO DA CAIXA DE PASSAGEM COM ARGAMASSA DE CIMENTO E AREIA TRACO 1:3
8. VERIFICAR DIÂMETRO E MATERIAL DOS TUBOS NO PROJETO EXECUTIVO DA REDE.
9. TUBOS AFLUENTES E EFLUENTES PODERÃO SER LIGADOS A QUALQUER UM DOS LADOS DA CAIXA DE PASSAGEM, BEM COMO TER DIREÇÕES VARIÁVEIS CONFORME AS NECESSIDADES

LEGENDA/TABELAS:

NOTAS:

QUADRO DE ÁREAS		
DISCRIMINAÇÃO	QTDE	UNID
AVENIDA DR. JOÃO VELOSO	184,87	m
RUA VEREADOR QUINTINO GOMES PEREIRA	118,82	m



FLORA RICA
Rua Simão de Oliveira nº 175 - Centro - Flora Rica/SP
CNPJ 44.362.278/0001-90 - CEP 17.875-000
Fone: (18) 3866-1200prest@florarica.sp.gov.br



GUILHERME SERVIÇOS DE ENGENHARIA LTDA
CNPJ nº 40.173.927/0001-00 | CREA-SP 212272
Avenida Paulo Marcondes nº 885 - Bairro Jardim Eldorado
Tel (18) 99662-2595 | email: engenharia@guilherme.com.br
Presidente Prudente-SP

PROJETO: PROJETO DE INFRAESTRUTURA URBANA GALERIAS DE DRENAGEM DE ÁGUAS PLUVIAIS FLORA RICA/SP
ENDEREÇO/MUNICÍPIO: AVENIDA DR. JOÃO VELOSO RUA VEREADOR QUINTINO GOMES PEREIRA BAIRRO: CENTRO
TÍTULO: DRENAGEM DE A. P. FOLHA: 06/06

DETALHES TÉCNICOS
POÇO DE VISITA

ESCALA GRÁFICA:	ESCALA NOMINAL:	DATA:
HQ 0 1 2 3 (cm) 0 10 20 30 (m)	1/1000	MAIO/2024

PROPRIETÁRIO:	CNPJ:
PREFEITURA MUNICIPAL DE FLORA RICA	44.825.278/0001-90

ASSINATURAS:	
PROPRIETÁRIO	
FABIO LUIZ FLORENTINO DE FARIA PREFEITO MUNICIPAL	
RESPONSÁVEL TÉCNICO	C.P.F.: 033.917.401-32
GUILHERME VIEIRA GARCIA ENGENHEIRO CIVIL E SANITARISTA	C.R.E.A.-SP: 5069400367 A.R.T. 282024077561
ESPAÇO PARA APROVAÇÃO:	

CÓDIGO DO PROJETO: